



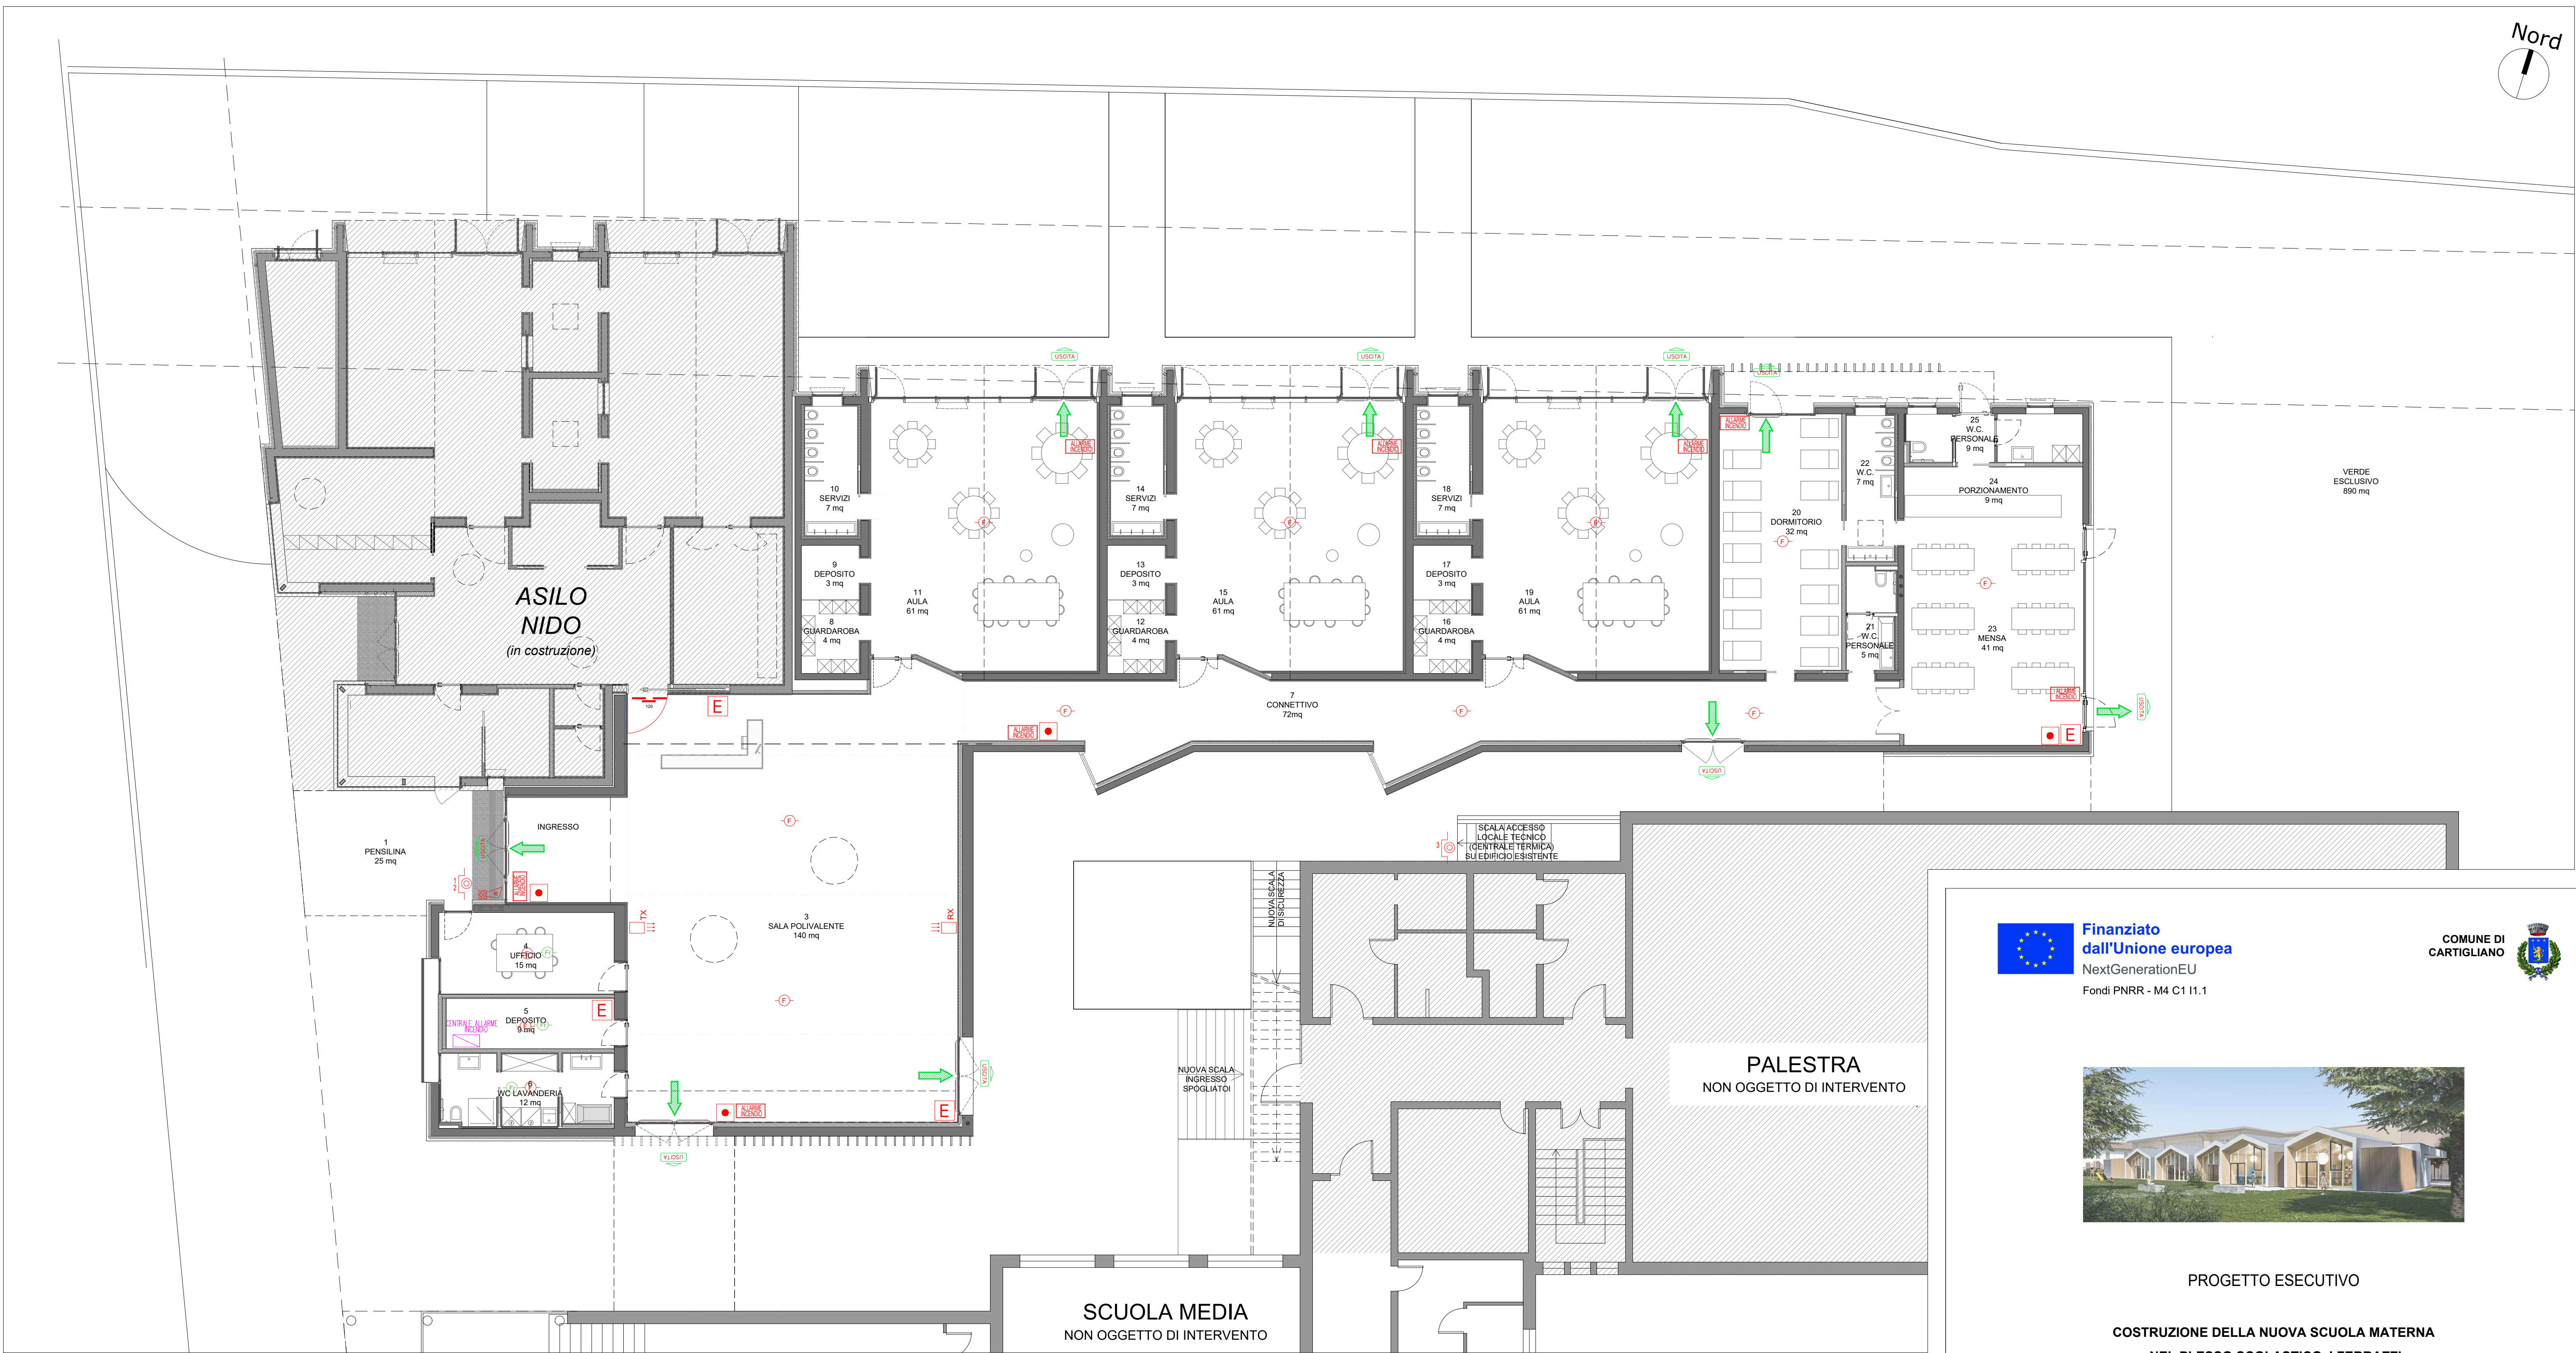

LEGENDA IMPIANTO ANTINCENDIO

-  PULSANTE DI SGANCIO A ROTTURA VETRO
1 = IMPIANTO ELETTRICO
2 = IMPIANTO FOTOVOLTAICO
3 = CENTRALE TERMICA
-  SIRENA DI ALLARME INCENDIO ESTERNA CON LAMPEGGIANTE
-  AVVISATORE ACUSTICO LUMINOSO ALLARME INCENDIO
-  PULSANTE A INSERZIONE MANUALE IMPIANTO ANTINCENDIO
-  ESTINTORE PORTATILE
-  RIVELATORE DI FUMO
-  RIVELATORE DI FUMO SU CONTROSOFFITTO CON RIPETITORE OTTICO DI SEGNALE
-  BARRIERA RIVELAZIONE FUMO
-  USCITA ORIZZONTALE
- PORTA TAGLIAFUOCO

 **Finanziato dall'Unione europea**
NextGenerationEU
Fondi PNRR - M4 C1 I1.1

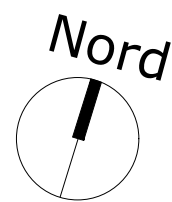

PROGETTO ESECUTIVO

**COSTRUZIONE DELLA NUOVA SCUOLA MATERNA
NEL PLESSO SCOLASTICO J.FERRAZZI**
CUP J21B21005290006

Oggetto **PLANIMETRIA VVF**

Documento:

VVF01

rev0

Data
Marzo/2023

Scala
1:100

Nome file
60_20_ESE_VVF_T01_00

**COORDINATORE DEL GRUPPO DI PROGETTAZIONE
INTEGRAZIONE DELLE PRESTAZIONI SPECIALISTICHE**
ing. Marco Battocchio

IL RESPONSABILE DEL PROCEDIMENTO
Arch. Serenella Serato

PROGETTAZIONE ARCHITETTONICA
ing. Marco Battocchio
geom. Nicola Farronato

PROGETTAZIONE STRUTTURALE
ing. Valter Brunello

PROGETTAZIONE IMPIANTI
ing. Marco Battocchio

COORD. SICUREZZA PROGETTAZIONE
geom. Nicola Farronato

**ZeA ZONCHEDDU
E ASSOCIATI**
ing. Serenella Serato - ing. Valter Brunello - ing. Marco Battocchio - geom. Nicola Farronato
Via S. Chiara, 25/A - 38061 Bolzano (Sudtirolo)

Revisione	Causale	Disegnato	Verificato
0	Marzo/2023	prima emissione	MC
1	--	--	--
2	--	--	--